


380-kV-Leitung Ganderkesee - St. Hülfe Nr. 309


Lage-/Grunderwerbsplan

Sonderlageplan
Zuwegung Mast-Nr. 13

Legende:

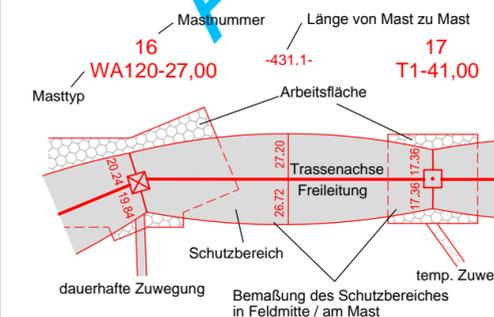

Grenzen:

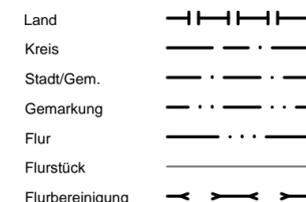

* siehe Anlage 1 Seite 4 Erläuterungsbericht, Vorbemerkung

Planfeststellungsunterlage

Aufgestellt
Bayreuth, 28.09.2011


V. Mauer beg. *i.V. M. J. J.*

Firma
K2E
K2 Engineering GmbH

Maßstab:
1:2000

Einheit:
Meter

	Datum	Name
Bearb.	19.09.2011	Vocht
Gepr.	20.09.2011	König
Zustand		Gültig
Org.-Einheit NAL		-

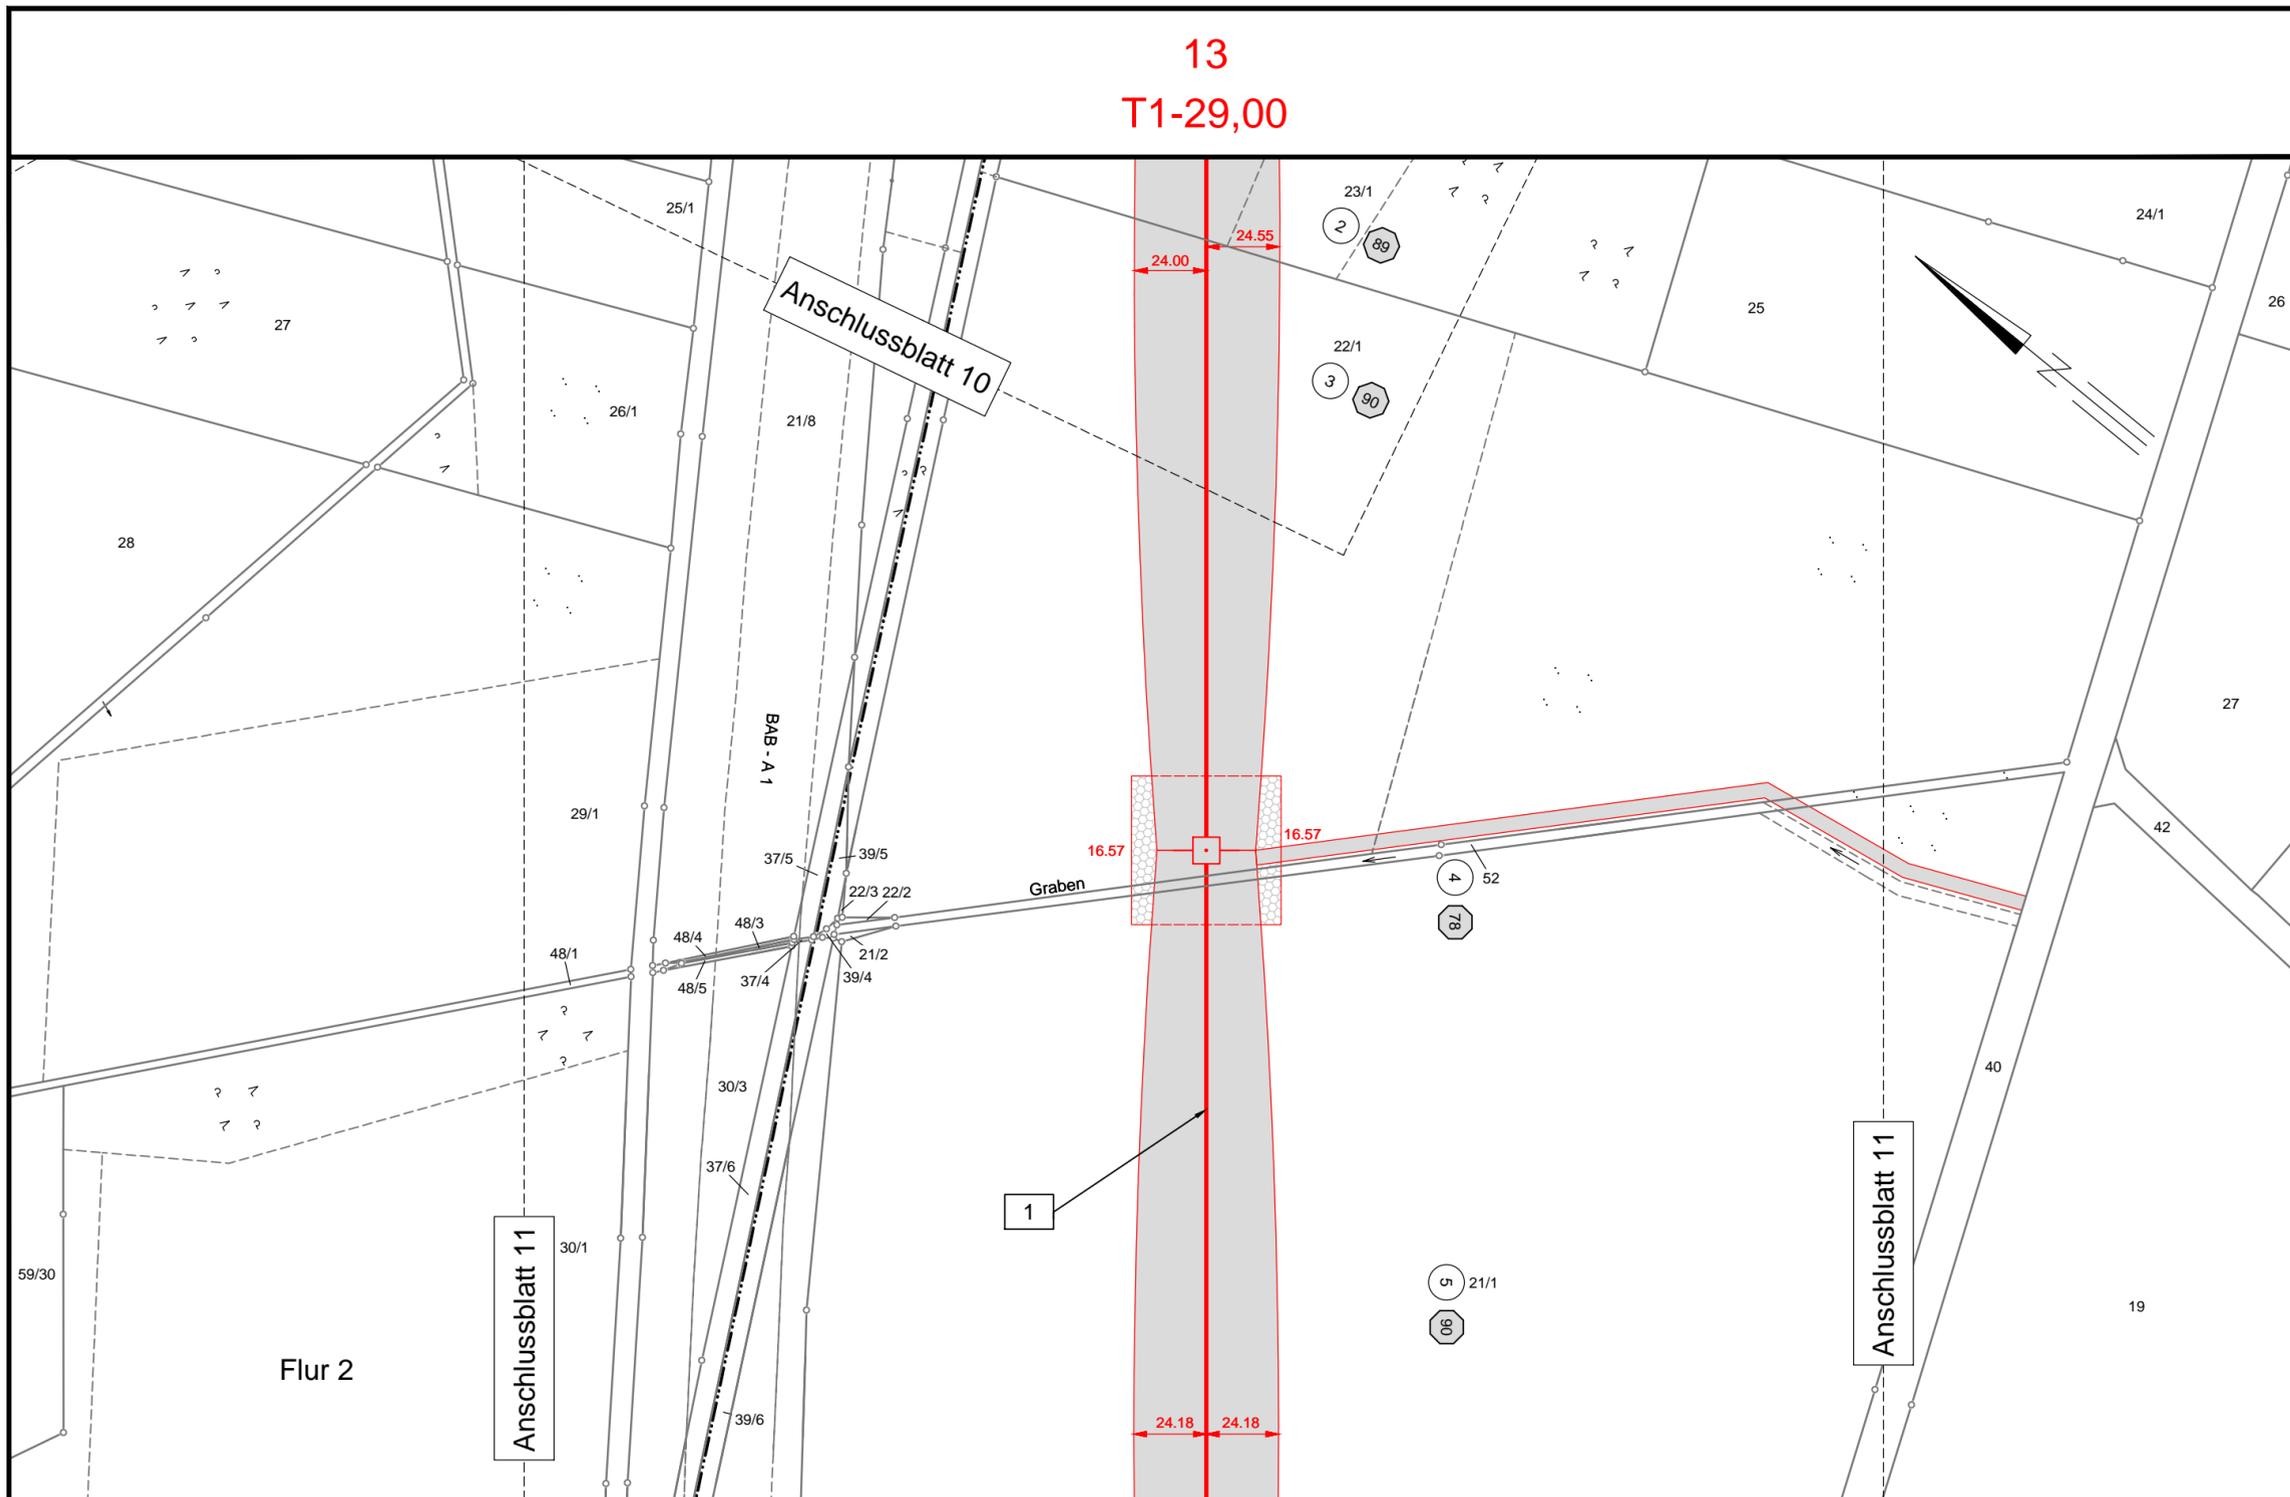

Gemeinde Prinzhöfte
Gemarkung Klein Henstedt

Landkreis Oldenburg

Gemeinde Prinzhöfte
Gemarkung Prinzhöfte

Flur 4