


Flur 6


# Landkreis Oldenburg

380-kV-Leitung  
Ganderkesee - St. Hülfe  
Nr. 309

## Lage-/Grunderwerbsplan Sonderlageplan Zuwegung KP-Nr. 3.2 - 3.5 Deckblatt

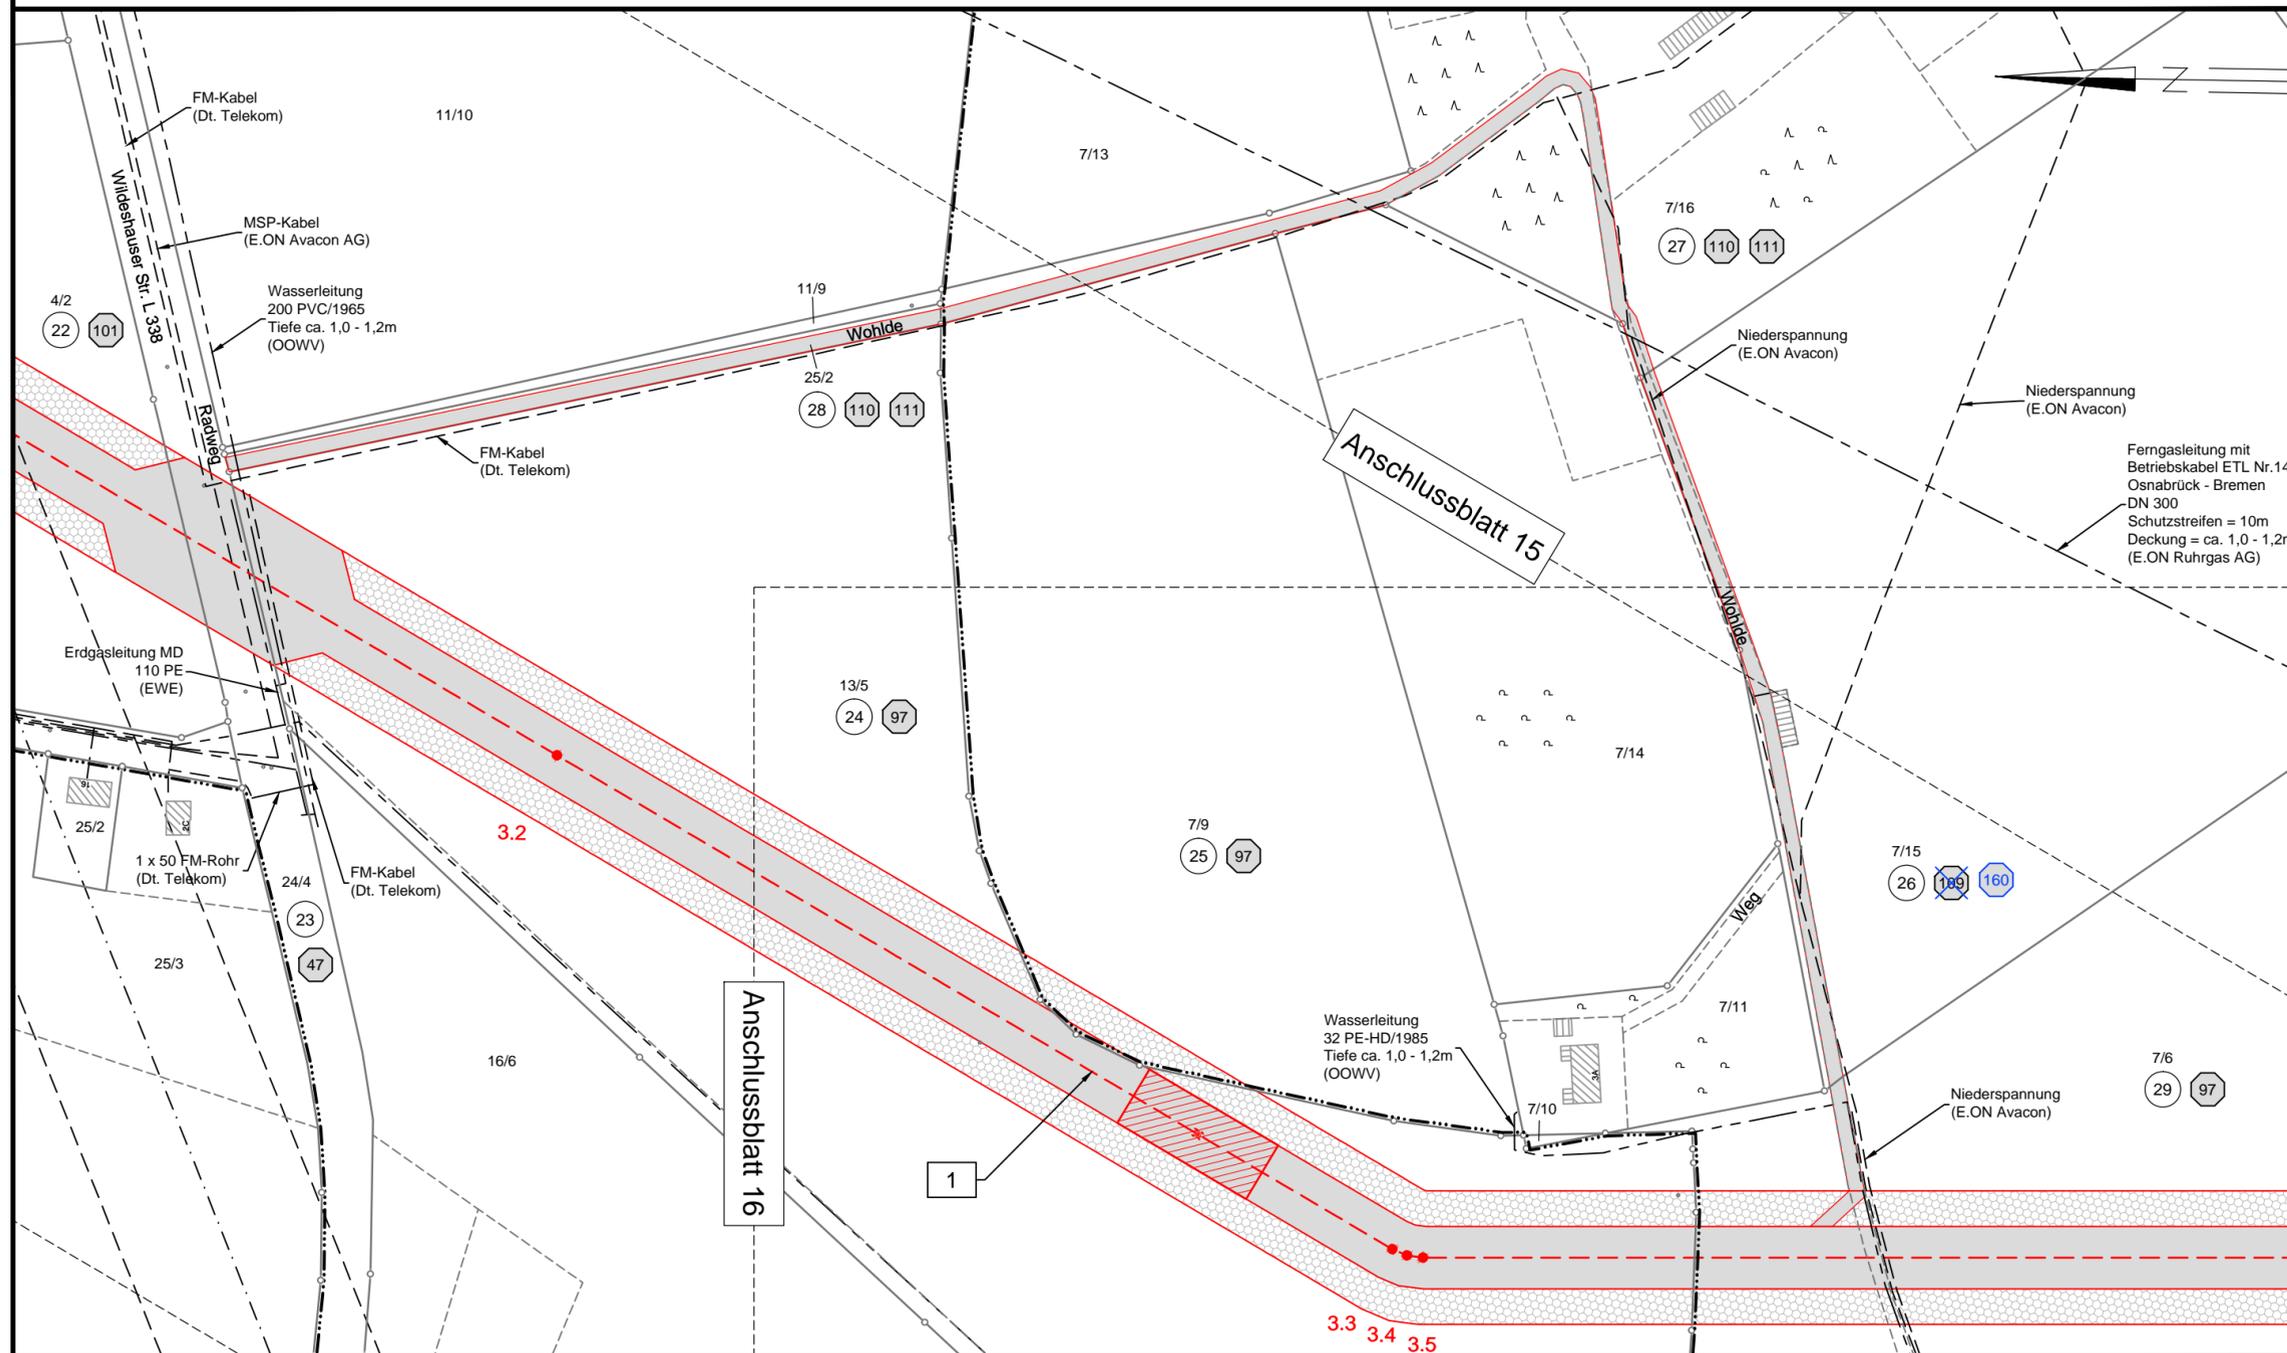

**Legende:**

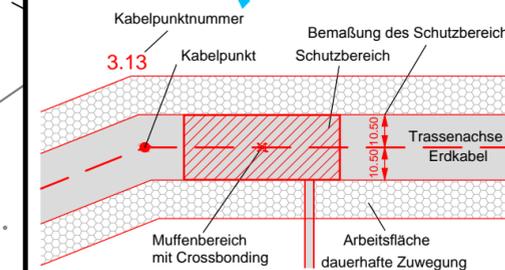

- 1 Bauwerksnummer
- 1 Eigentümer Schlüsselnummer
- 5 Grundstücksordnungsnummer
- 37 Flurstücksnummer

**Grenzen:**

- Land
- Kreis
- Stadt/Gem.
- Gemarkung
- Flur
- Flurstück
- Flurbereinigung

\* siehe Anlage 1 Seite 4 Erläuterungsbericht, Vorbemerkung

### Planfeststellungsunterlage

Aufgestellt  
Bayreuth, 28.09.2011

*i. v. J. Klumbert* *i. v. M. J. ...*

Firma: **K2E**  
K2 Engineering GmbH  
Maßstab: 1:2000  
Einheit: Meter

Datum	Name
Bearb. 19.09.2011	Vocht
Gepr. 20.09.2011	König
Zustand	Gültig
Org.-Einheit NAL	-

A	S-Nr. geändert	Datum	Name
Zust.	Änderung	Datum	Name

Satzungsgemäß ausgelegen in der Zeit vom ..... bis .....  
Zeit und Ort der Auslegung sind vor Auslegung ortsüblich bekannt gemacht worden  
Gemeinde: .....

Dienstsigel/Unterschrift .....

Planfeststellungsbehörde

Flur 7

Gemeinde Winkelsett

Gemarkung Winkelsett

Flur 10